


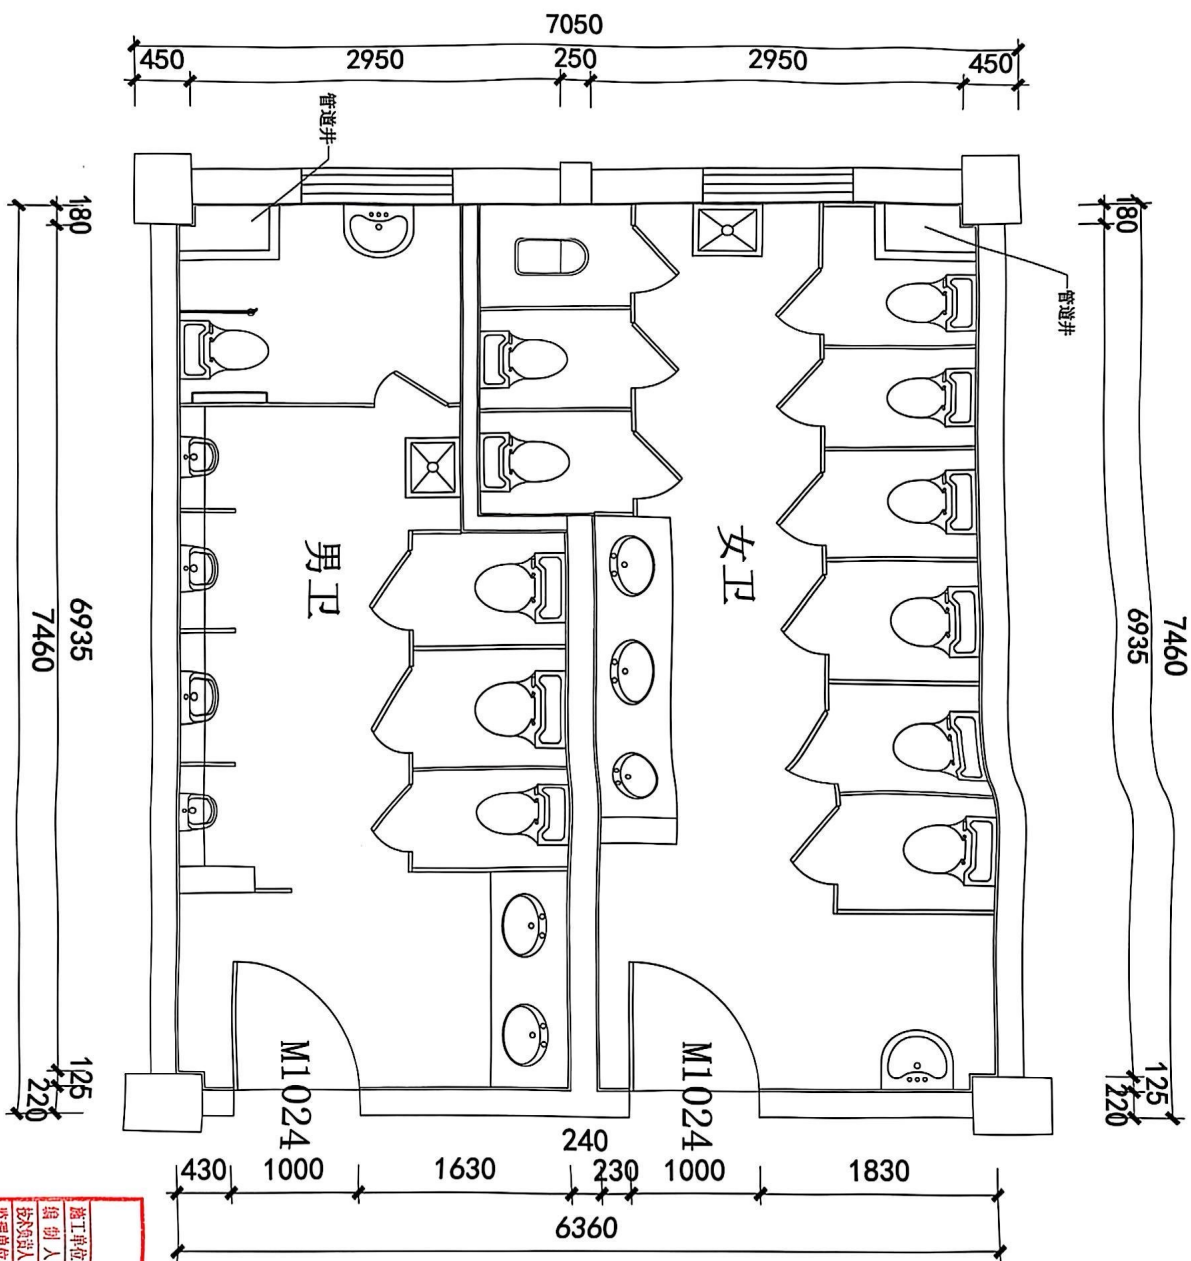


E型A段1层平面布置图 SCALE:1/50

竣工图	
施工单位	上海建通建设工程有限公司
编制人	刘佳奇
审核人	刘佳奇
日期	2017.11
日期	2017.11
日期	2017.11

甲方名称 OWNER TO SIGN	
出图专用章 STAMP FOR ISSUE	
注册设计师专用章 REGISTERED DESIGNER STAMP	
项目编号 JOB NO.	2017-06-V01
工程名称 PROJECT	上海韩国学校
图名 DRAWING TITLE	E型A段1层平面布置图
设计 DESIGNED BY	
绘图 DRAWN BY	
比例 SCALE	1:50
日期 DATE	2017-11
校对 CHECKED BY	
图号 DRAWING NO.	P-05
页码 SHEET NO.	



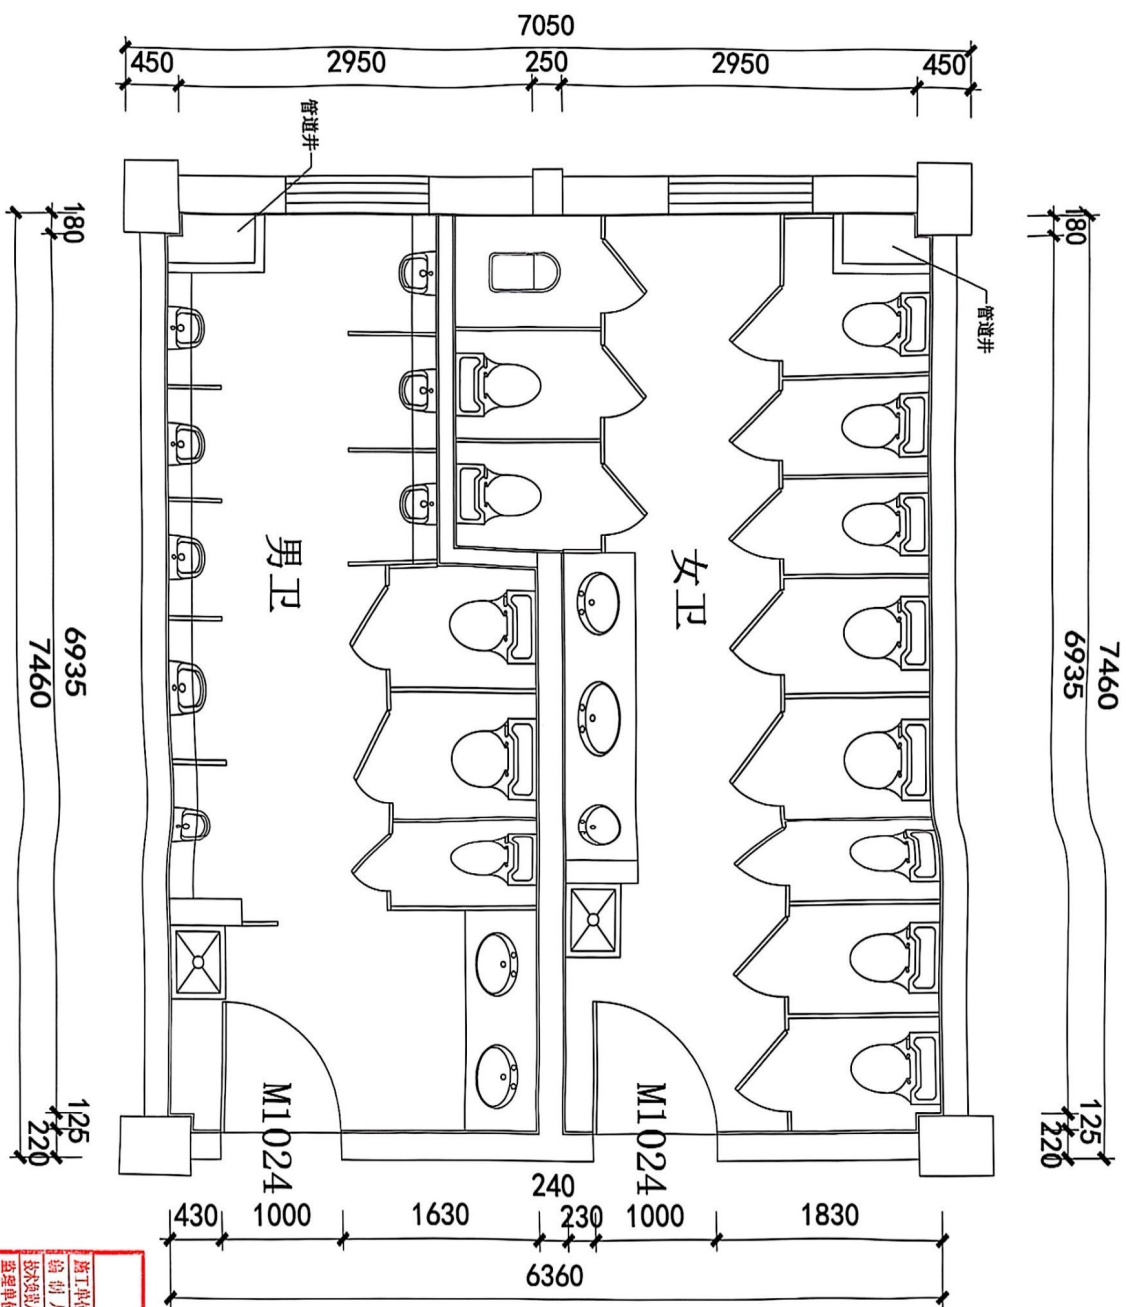

E型A段2-4层平面布置图 SCALE:1/50

竣工单位	上海建实建设工程有限公司
设计人	刘亚奇
审核人	李强
日期	2017.11
总	监
日期	

竣工图

E型A段2-4层平面布置图

DRAWING TITLE

工程名称

PROJECT

项目编号

JOB NO.

2017-06-V01

注册建筑师执业章

REGISTERED ARCHITECT'S STAMP

出图专用章

STAMP FOR ISSUE

中方定稿

OWNER TO SIGN

图号


DRAWING NO.

P-06

页码

SHEET NO.



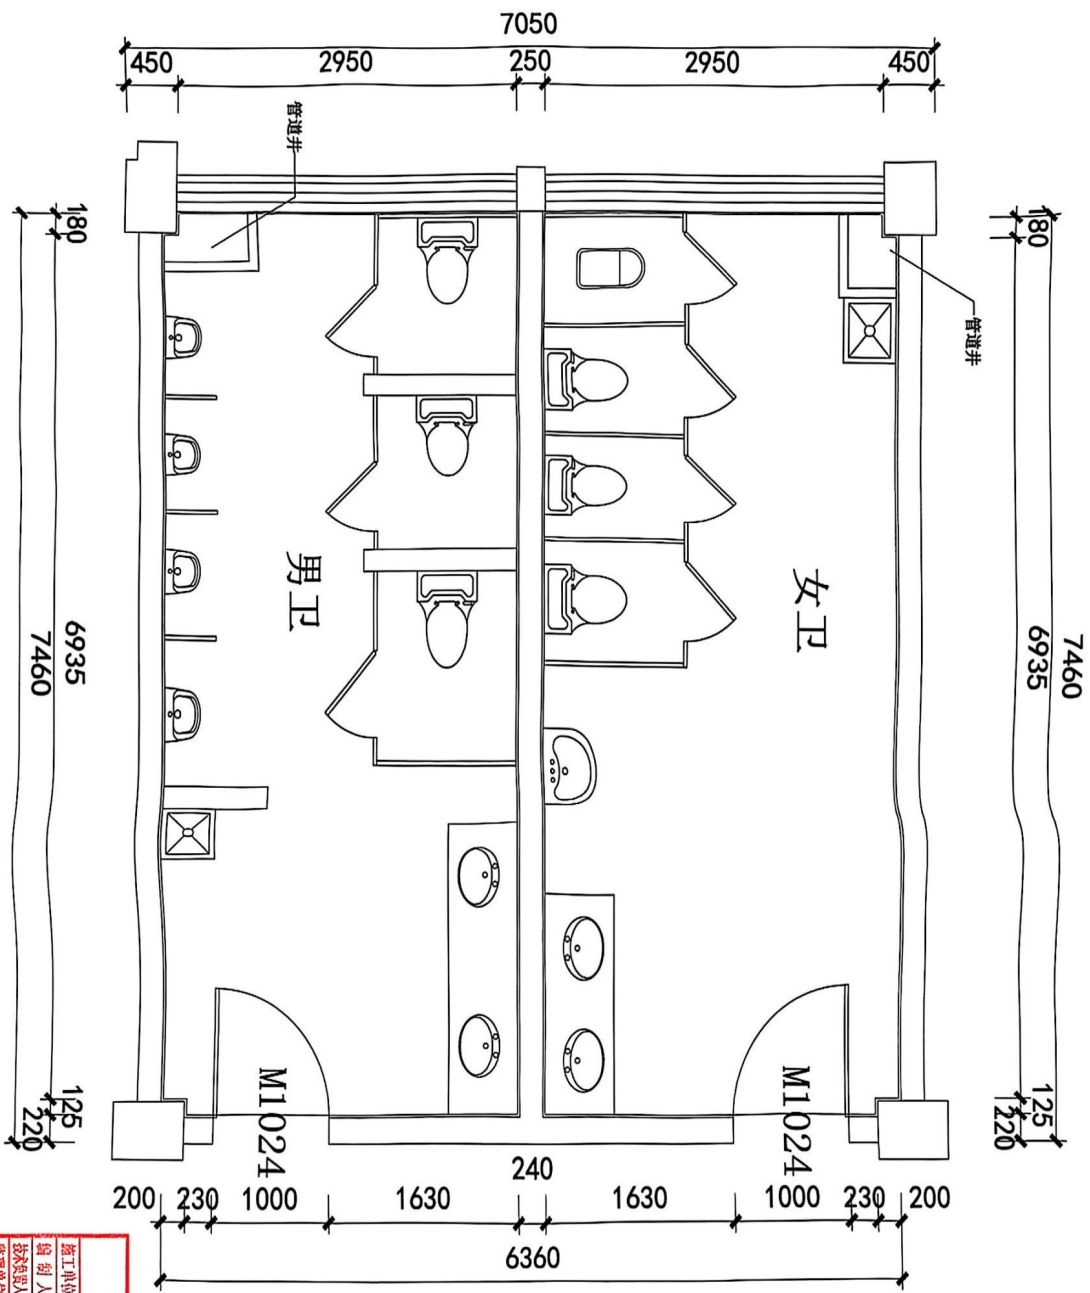


E型B段1层平面布置图 SCALE: 1/50

竣工图	
设计单位	上海建实建设工程有限公司
编制人	刘峰
审核人	李强
监理单位	日期 2017.11
总 监	日期

注册设计专业用章 REGISTERED DESIGNER STAMP	项目编号 JOB NO. 2017-06-V01
出图专用章 STAMP FOR ISSUE	工程名称 PROJECT 上海韩国学校
图名 DRAWING TITLE E型B段1层平面布置图	设计 DESIGNED BY
绘图 DRAWN BY	比例 SCALE 1:50
日期 DATE 2017-11	校对 CHECKED BY
图号 DRAWING NO.	页码 SHEET NO.
P-07	



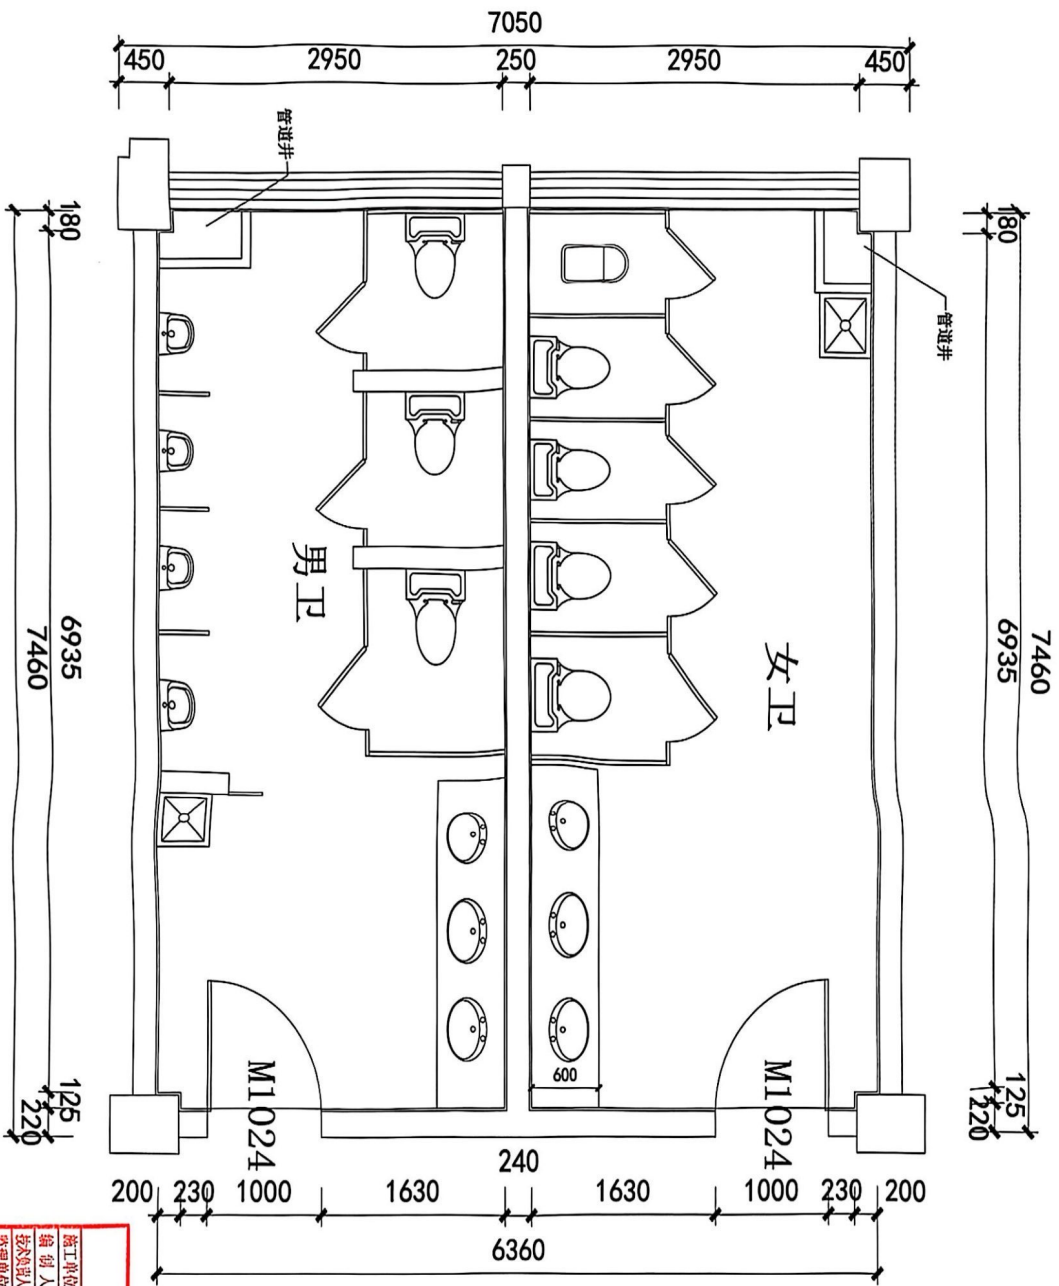

E型B段2-4层平面布置图 SCALE:1/50

竣工图	
设计单位	上海建实建筑设计有限公司
设计人	刘生所
审核人	陈永成
日期	2017.11
图例	日期
总	监


中方名称 OWNER TO SIGN	
注册设计师专用章 REGISTERED DESIGNER STAMP	
出图专用章 STAMP FOR ISSUE	
项目编号 JOB NO.	2017-06-W01
工程名称 PROJECT	上海韩国学校
图名 DRAWING TITLE	E型B段2-4层平面布置图
设计 DESIGNED BY	
绘图 DRAWN BY	
比例 SCALE	1:50
日期 DATE	2017-11
校对 CHECKED BY	
图号 DRAWING NO.	P-08
页码 SHEET NO.	




中方签章		ORDER TO SIGN	
出图专用章		STAMP FOR ISSUE	
注册设计师专用章			
REGISTERED DESIGNER STAMP			
项目编号		JOB NO.	
2017-06-V01			
工程名称		PROJECT	
上海韩国学校			
图名		DRAWING TITLE	
E型B段2-4层平面布置图			
设计		DESIGNED BY	
绘图		DRAWN BY	
比例		SCALE	
1:50			
日期		DATE	
2017-11			
校对		CHECKED BY	
图号		DRAWING NO.	
P-08			
页码		SHEET NO.	

E型B段2-4层平面布置图 SCALE:1/50

监理单位	上海建莱建设工程咨询有限公司	编制人	刘正前	技术负责人	徐建春	总监理工程师	
日期	2017.11	日期	2017.11	日期	2017.11	日期	

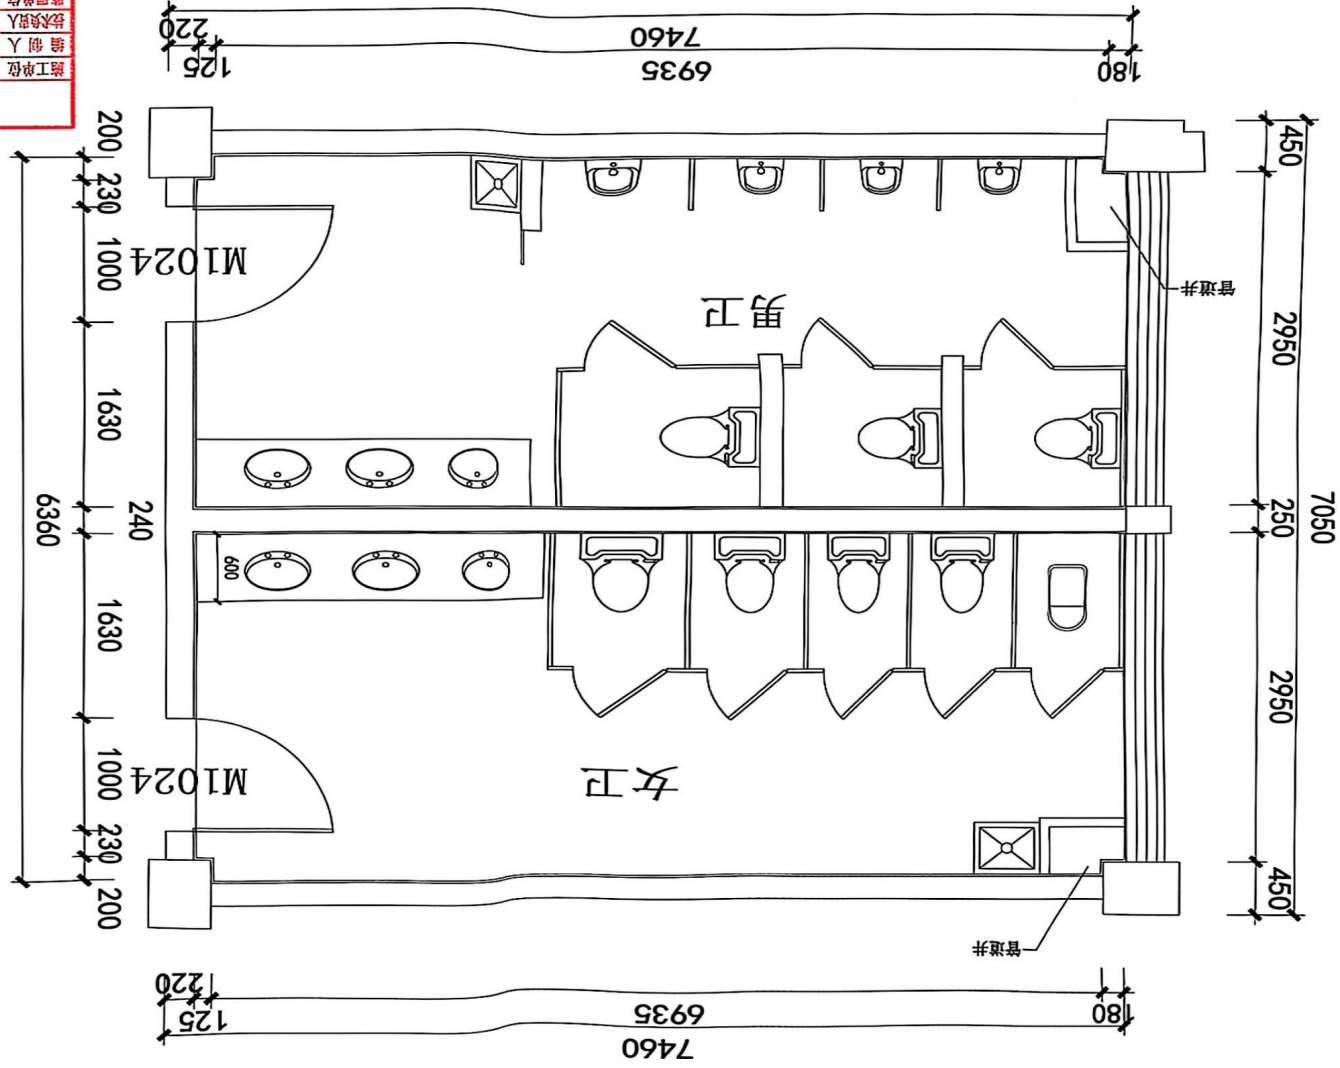

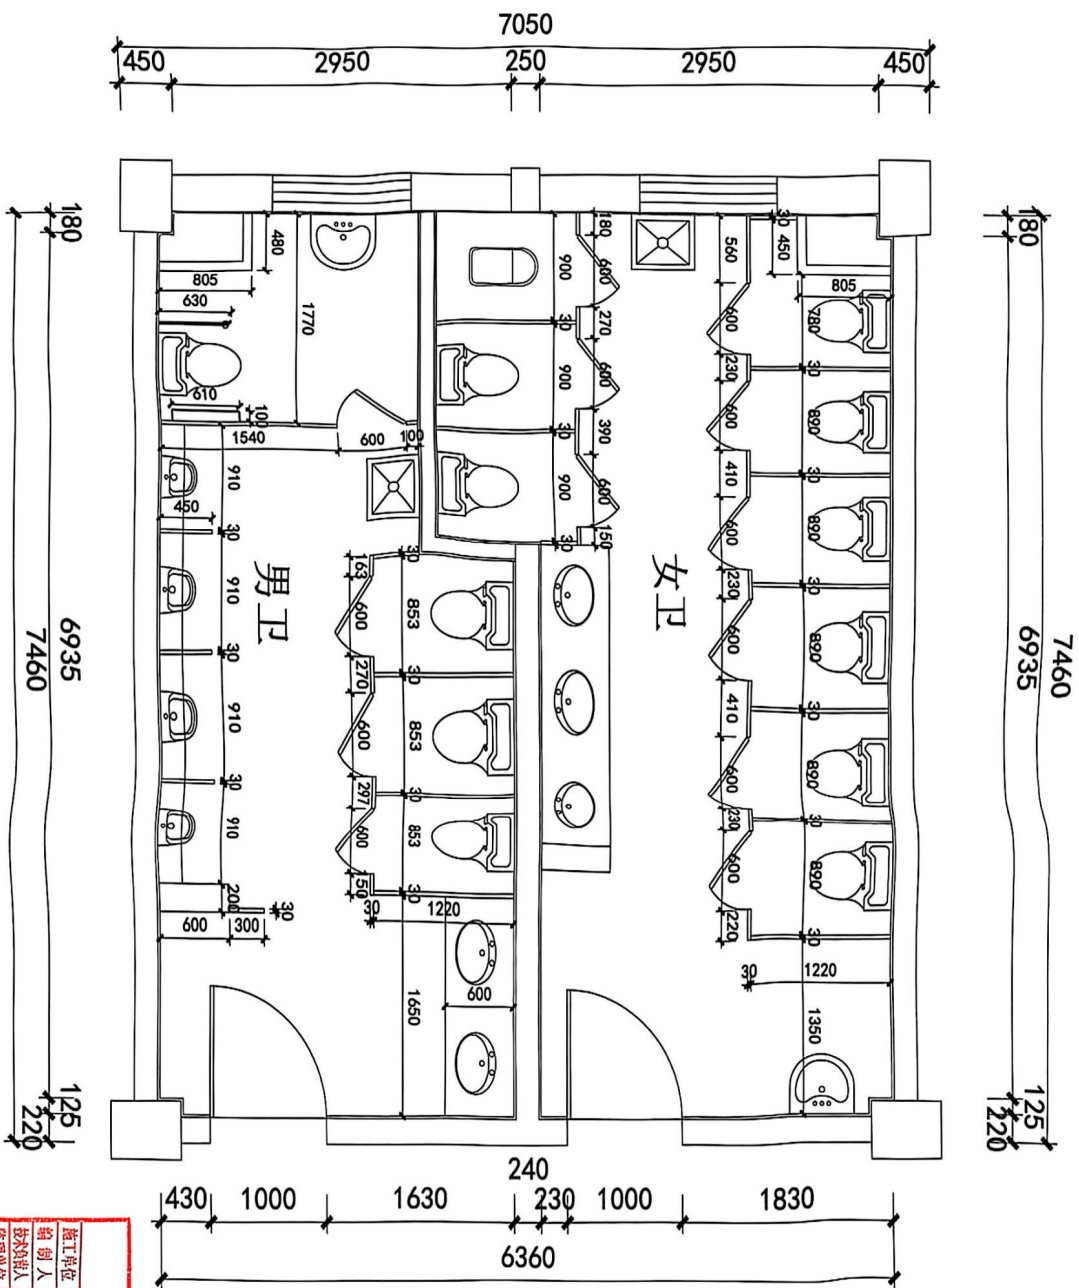


E型A段1层平面尺寸图 SCALE:1/50

竣工图	
设计单位	上海建通建设工程有限公司
编制人	刘国栋
审核人	李国栋
日期	2017.11
总 监	日期

甲方盖章 OWNER TO SIGN	
出图专用章 STAMP FOR ISSUE	
注册设计师专用章 REGISTERED DESIGNER STAMP	
项目编号 JOB NO.	2017-06-V01
工程名称 PROJECT	上海韩国学校
图名 DRAWING TITLE	E型A段1层平面尺寸图
设计 DESIGNED BY	
绘图 DRAWN BY	
比例 SCALE	1:50
日期 DATE	2017-11
校对 CHECKED BY	
图号 DRAWING NO.	P-09
页码 SHEET NO.	




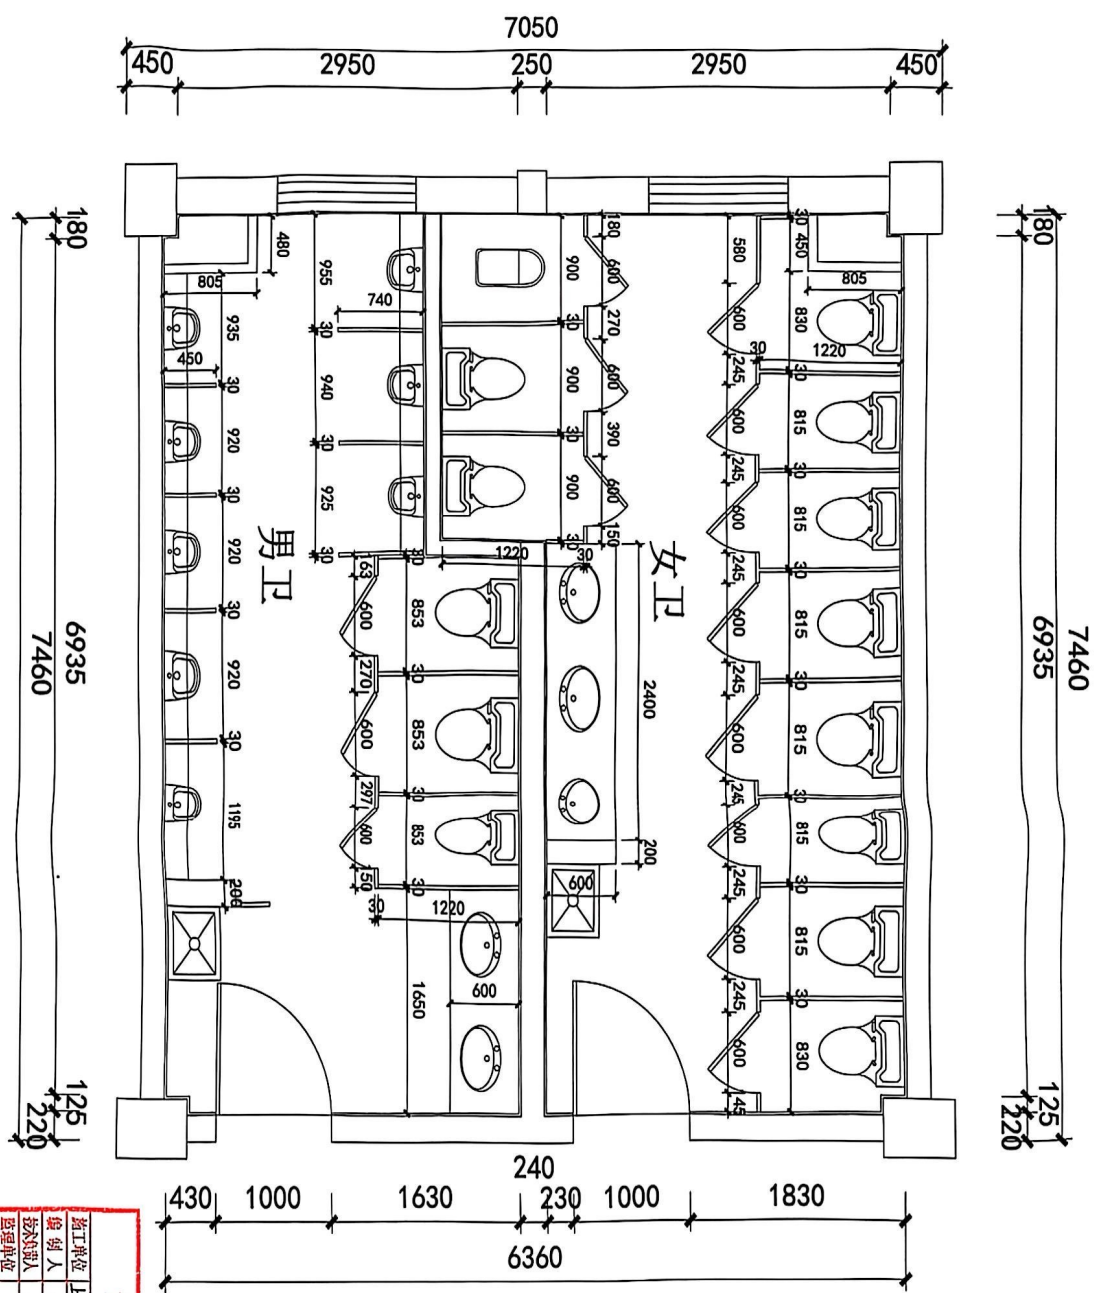

E型A段2-4层平面图 SCALE:1/50

竣工图			
设计单位	上海建泰建设工程有限公司	日期	2017.11
设计人	刘佳桐	日期	2017.11
审核人	陈建奇	日期	2017.11
监理单位		日期	
总 监		日期	

甲方代表 OWNER TO SIGN	注册设计师专用章 REGISTERED DESIGNER STAMP	项目编号 PROJECT NO.	2017-06-V01
出图专用章 STAMP FOR ISSUE	工程名称 PROJECT	图 名 DRAWING TITLE	E型A段2-4层平面图
		设计 DESIGNED BY	
		绘图 DRAWN BY	
		比例 SCALE	1:50
		日期 DATE	2017-11
		审核 CHECKED BY	
		图 号 DRAWING NO.	P-10
		页 码 SHEET NO.	

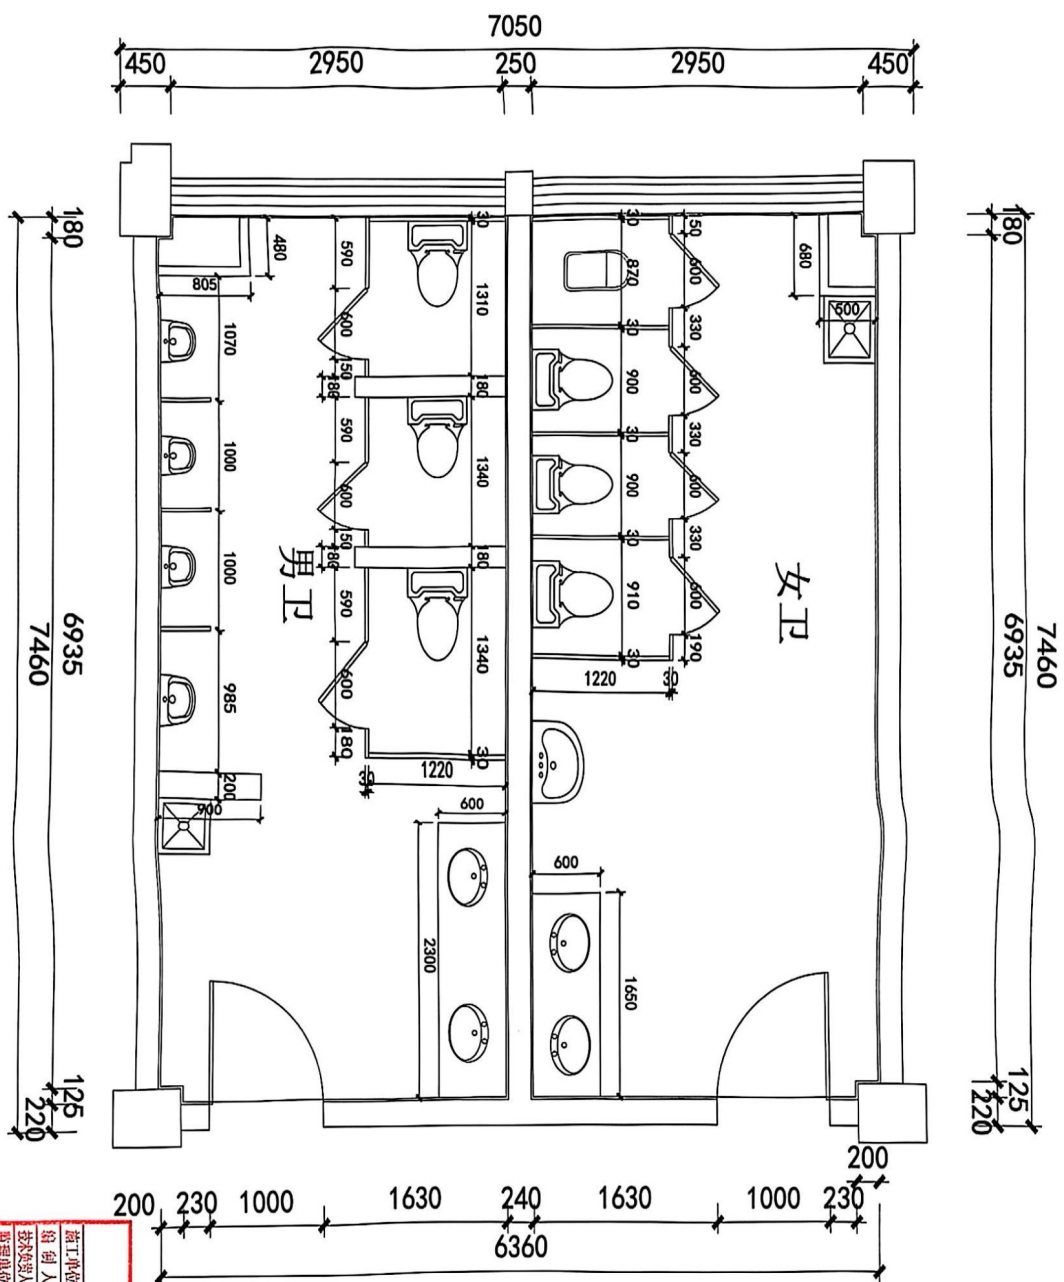


E型B段1层平面尺寸图 SCALE:1/50

设计单位	上海建通建设集团
设计人	刘建明
审核人	张俊
设计日期	2017.11
审核日期	2017.11
设计日期	2017.11
审核日期	2017.11

甲方名称 OWNER TO SITE	项目编号 JOB NO.
出图号/图章 STAMP FOR ISSUE	2017-06-V01
注册设计师专用章 REGISTERED DESIGNER STAMP	工程名称 PROJECT
	上海韩国学校
	图名 DRAWING TITLE
	E型B段1层平面尺寸图
	设计 DESIGNED BY
	绘图 DRAWN BY
	比例 SCALE
	1:50
	日期 DATE
	2017-11
设计 CHECKED BY	图号 DRAWING NO.
2017-11	P-11
页码 SHEET NO.	



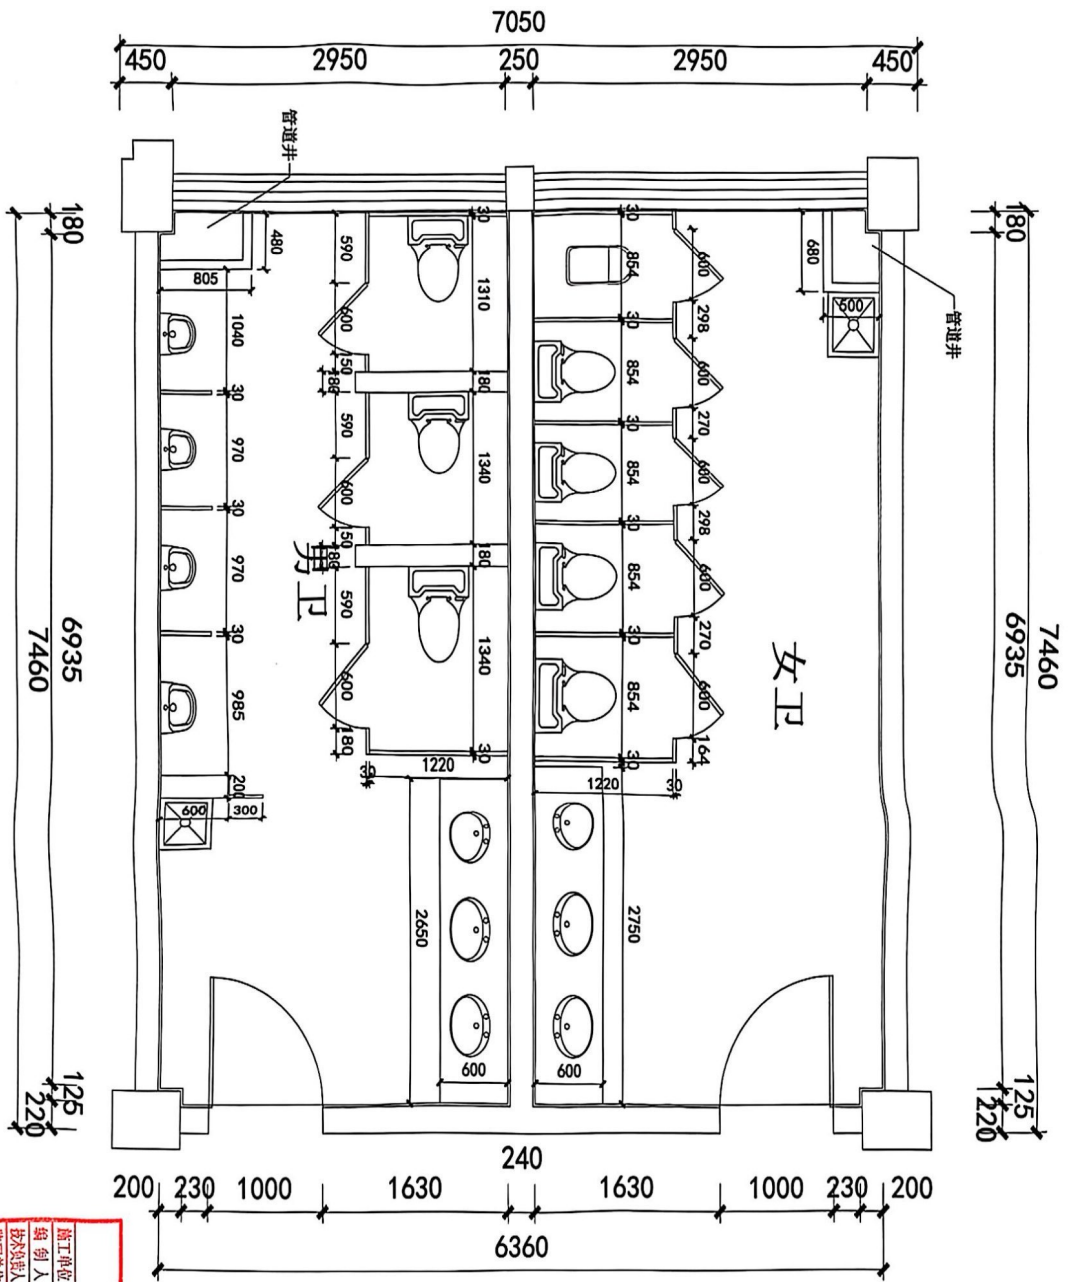

E型B段2-4层平面图 SCALE: 1/50


竣工图	
设计单位	上海建通建设工程有限公司
设计人	刘生奇
审核人	刘生奇
日期	2017.11
日期	2017.11
日期	2017.11

注册建筑师专用章 REGISTERED ARCHITECT'S STAMP	项目号 JWB-XL
出图专用章 STAMP FOR ISSUE	2017-06-V01
甲方盖章 OWNER TO SIGN	工程名称 PROJECT
上海韩国学校	图名 DRAWING TITLE
E型B段2-4层平面图	设计 DESIGNED BY
绘图 DRAWN BY	比例 SCALE
1:50	日期 DATE
2017-11	校对 CHECKED BY
图号 DRAWING NO.	图号 DRAWING NO.
P-12	页码 SHEET NO.
12	



说明 ■ 未在本公司书面同意, 不得使用、抄袭及复制 ■ 所有尺寸须作实地检查复核, 不可以图纸测量尺寸为准 ■ 图中所有未尽事宜须依国家现行规范执行。

强电	
图例	名称
	小厨宝暗装三孔防水插座高度300mm
	感应式暗装预留电源高度600mm
	暗装五孔防水插座 扶手器离地1500mm
	天棚灯离地2400mm
	暗装五孔防水插座 离地1300mm
	墙面预留电源高度1000mm

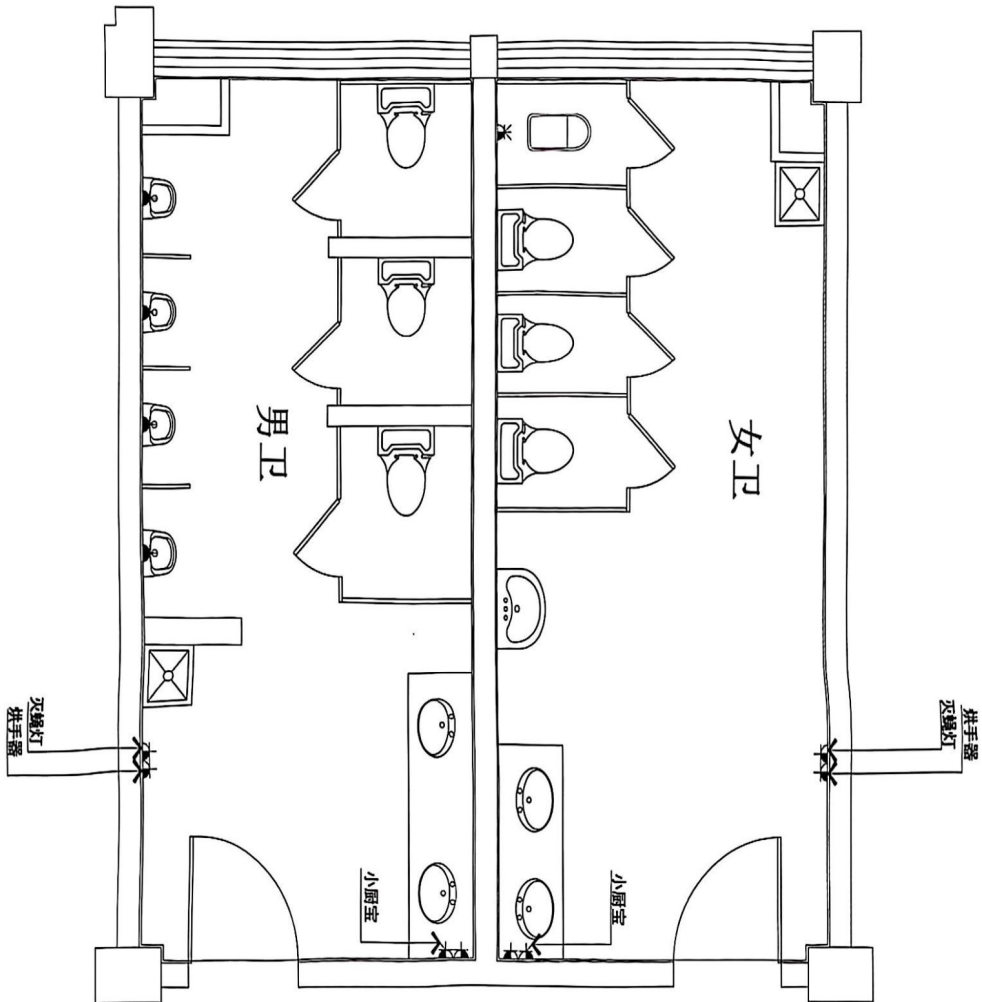

E型B段1层强电点位图 SCALE:1/50


竣工图	
设计单位	上海城建集团设计院有限公司
设计人	刘金
审核人	强电
设计日期	2017.11
审核日期	
总 监	日期

注册设计师专用章 REGISTERED DESIGNER STAMP	项目名称 PROJECT
项目编号 JOB NO.	图名 DRAWING TITLE
2017-06-Y01	E型B段1层强电点位图
设计 DESIGNED BY	日期 DATE
1:50	2017-11
校对 CHECKED BY	图号 DRAWING NO.
P-27	页码 SHEET NO.



说明：● 未经本公司书面同意，不得仿用、抄录及复制。● 所有尺寸均作实际施工依据，不可以因纸面尺寸为准。● 图中所有未尽事宜应按国家现行规范执行。

Q	墙面给水—冷水
H	墙面给水—热水
圆	地面排水—防臭地漏
Φ	坐便器排污接管位

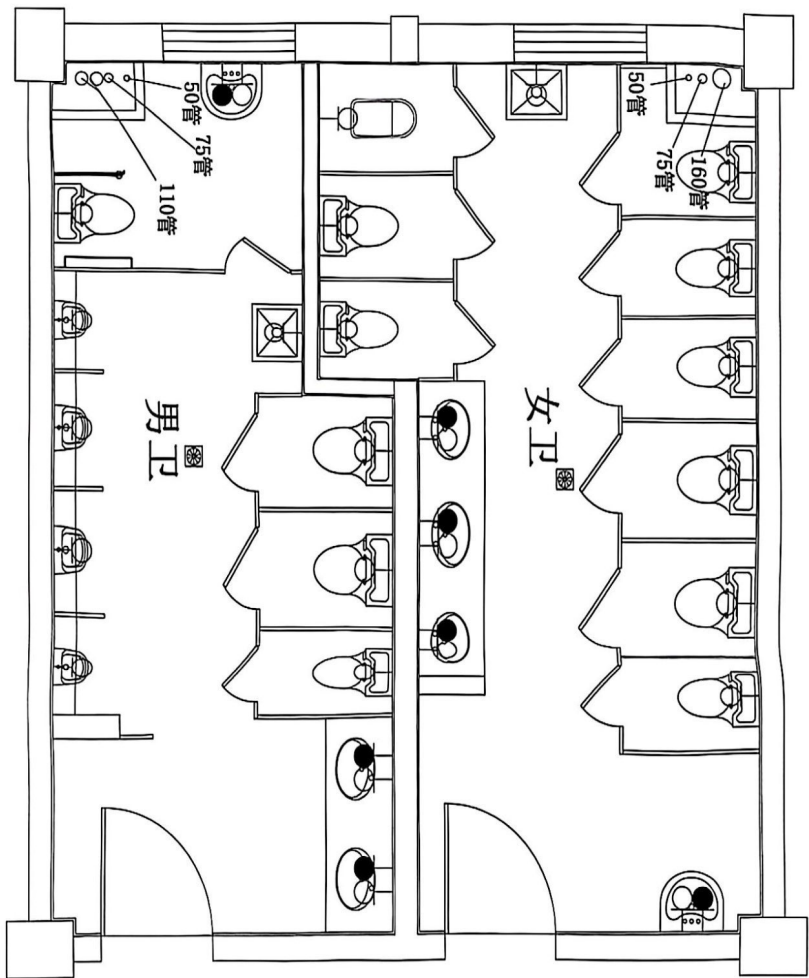

E型A段1层水路点位图 SCALE:1/50


竣工图	
施工单位	上海建通建设工程有限公司
编制人	刘正华
审核人	张利军
监理单位	
总 监	
日期	2017.11

甲方盖章 OWNER TO SIGN	
注册设计师专用章 REGISTERED DESIGNER STAMP	
出图专用章 STAMP FOR ISSUE	
项目编号 JOB NO.	2017-06-101
工程名称 PROJECT	上海韩国学校
图 名 DRAWING TITLE	E型A段1层水路点位图
设计 DESIGNED BY	
制图 DRAWN BY	
比例 SCALE	1:50
日期 DATE	2017-11
检查 CHECKED BY	
图 号 DRAWING NO.	P-29
页 码 SHEET NO.	



说明：1. 本图由设计单位提供，不得翻印、复制或用于其他用途。2. 所有尺寸均以实际测量为准，不可随意更改。3. 图中所有未尽事宜均按国家现行标准执行。

Q	墙面给水—冷水
I	墙面给水—热水
圈	地面排水—防臭地漏
Φ	坐便器排污坑管位

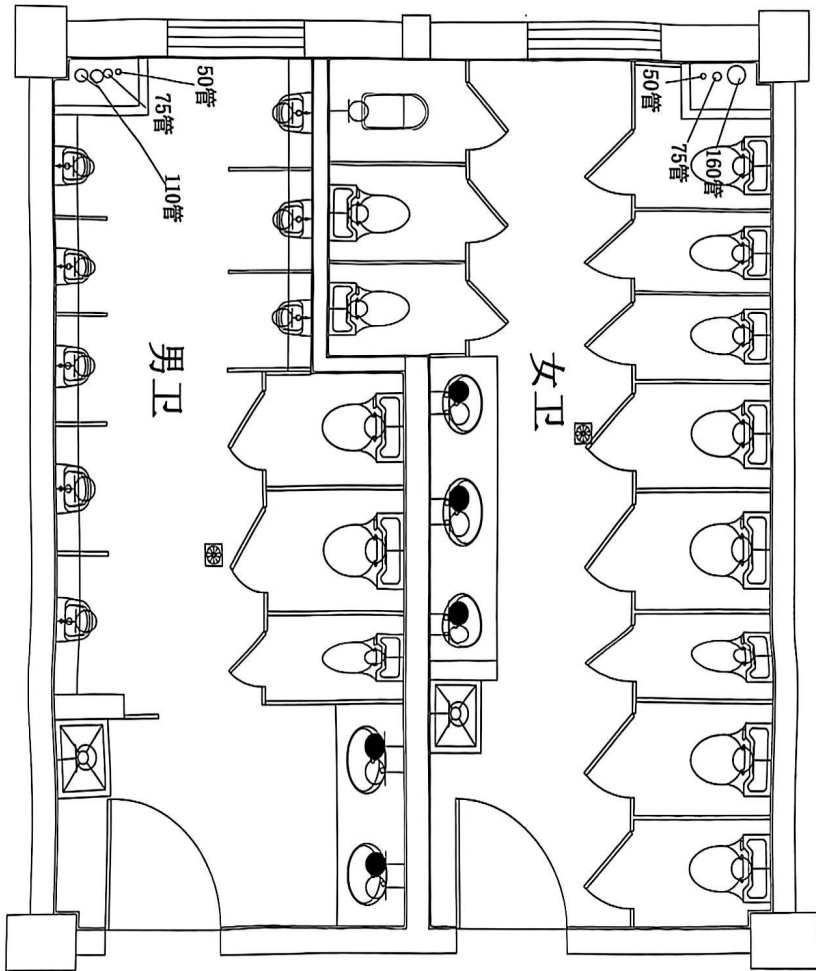

E型A段2-4层水路点位图 SCALE:1/50


竣工图	
设计单位	上海建实建设工程有限公司
设计人	陈伟
审核人	陈伟
日期	2017.11
审核日期	旧期
审核人	总

注册设计师专用章 REGISTERED DESIGNER STAMP	
项目编号 2017-06-V01	
工程名称 上海韩国学校	
图名 E型A段2-4层水路点位图	
设计 DESIGNED BY	
绘图 DRAWN BY	
比例 1:50	
日期 2017-11	
审核 CHECKED BY	
图号 P-30	
页码 SHEET NO.	



说明 ■ 本图系本公司标准图，不得任意修改及复制 ■ 所有尺寸均以实际测量为准，不可因图而图 ■ 图中所有未尽事宜均按国家现行标准执行。

□	墙面给水—冷水
●	墙面给水—热水
○	地面排水—防臭地漏
⊕	坐便器排污坑管位

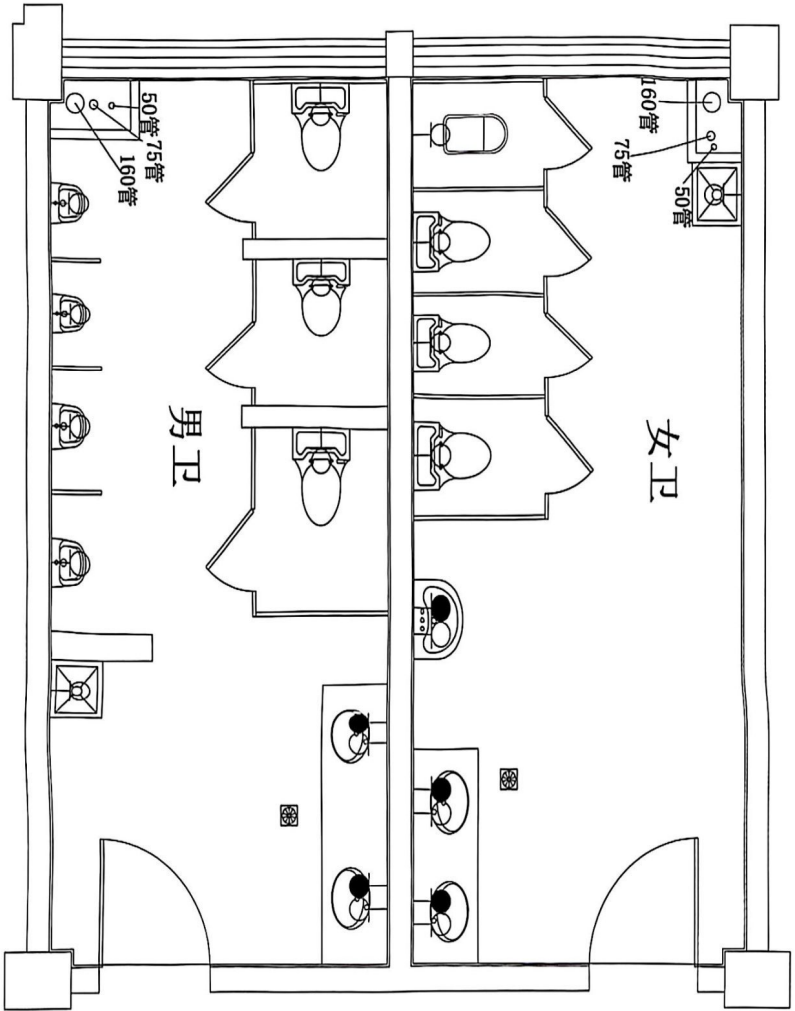


E型B段1层水路点位图 SCALE:1/50

竣工图	
设计单位	上海建通建设工程有限公司
设计人	刘生奇
审核人	刘生奇
日期	2017.11
审核单位	日期
总	日期

甲方签章 OWNER TO SIGN	项目编号 JWG NO.
注册设计专用章 REGISTERED DESIGNER STAMP	工程名称 PROJECT
出图专用章 STAMP FOR ISSUE	图名 DRAWING TITLE
E型B段1层水路点位图	
设计 DESIGNED BY	
绘图 DRAWN BY	
比例 SCALE	
日期 DATE	
审核 CHECKED BY	
图号 DRAWING NO.	
P-31	
页码 SHEET NO.	

Φ	墙面给水—冷水
Φ	墙面给水—热水
Φ	地面排水—防臭地漏
Φ	坐便器排污坑管位

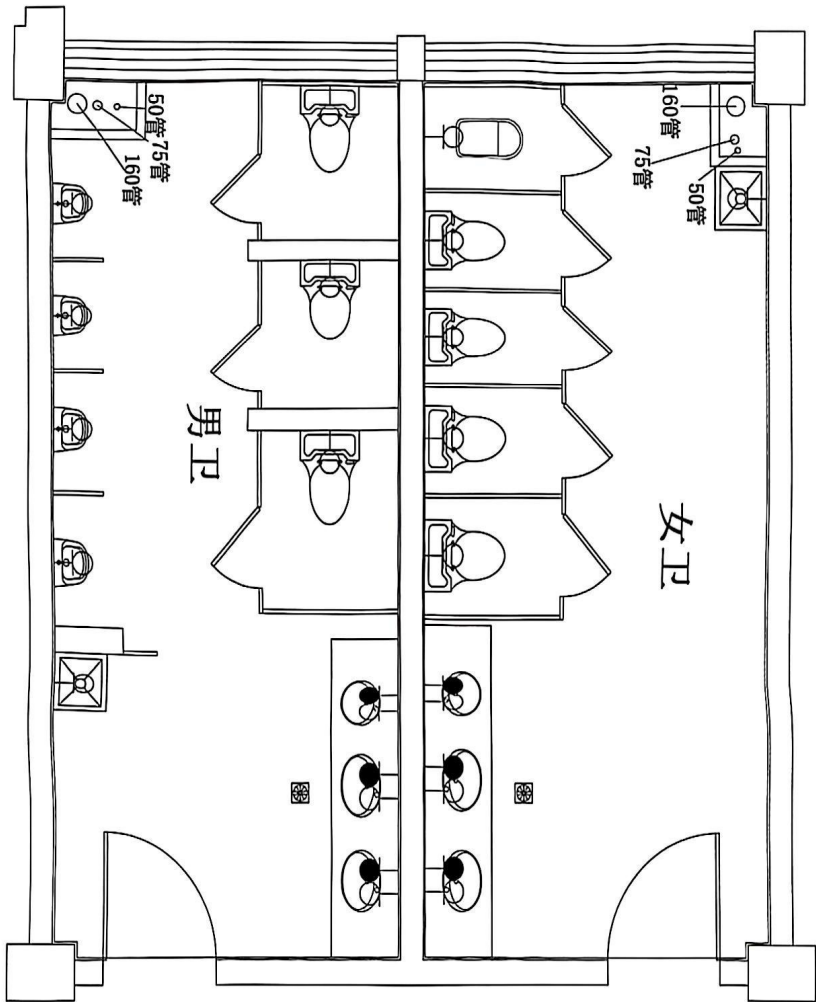

E型B段2-4层水路点位图 SCALE:1/50

竣工图	
设计单位	上海建通建设工程有限公司
设计人	刘生金
审核人	陈伟
日期	2017.11
日期	2017.11
日期	2017.11


甲方委托 OWNER TO SIGN	注册设计师专用章 REGISTERED DESIGNER STAMP	项目编号 JOB NO.
出图专用章 STAMP FOR ISSUE	2017-06-V01	工程名称 PROJECT
图名 DRAWING TITLE	上海韩国学校	图号 DRAWING NO.
E型B段2-4层水路点位图		
设计 DESIGNED BY		
绘图 DRAWN BY		
比例 SCALE	1:50	
日期 DATE	2017-11	
审核 CHECKED BY		
图号 DRAWING NO.		
P-32		
页码 SHEET NO.		



E-02B立面索引图 SCALE: 1/50

竣工图	
施工单位	上海建通建设工程有限公司
设计人	刘佳奇
审核人	张俊豪
日期	2017.11
日期	2017.11
总图	日期

成品台盆、30厚大理石台面
成品防雾镜
墙面墙砖300*600MM

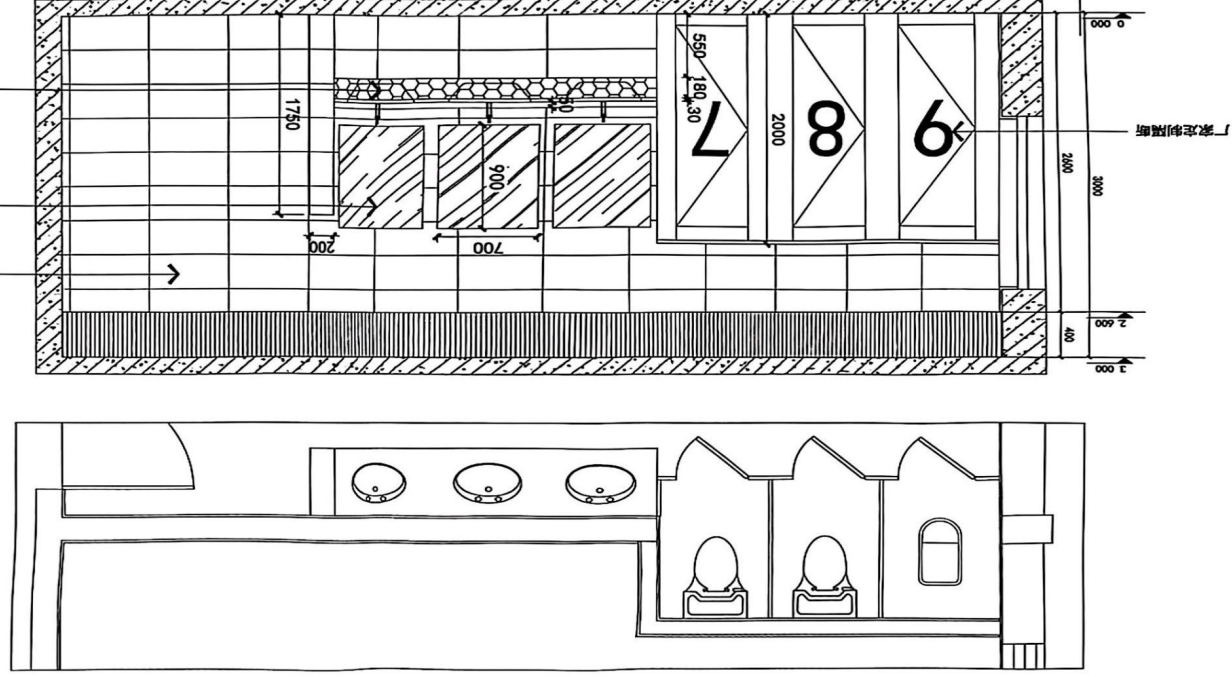

E-02B立面索引图

图名

上海韩国学校

工程名称

2017-06-Y01

项目编号

注册设计师专用章

出图号用章

甲方签字

OWNER TO SIGN

STAMP FOR ISSUE

REGISTERED DESIGNER STAMP

JOB NO.

2017-06-Y01

PROJECT

上海韩国学校

DRAWING TITLE

E-02B立面索引图

DESIGNED BY

设计

DRAWN BY

绘图

SCALE

1:50

DATE

2017-11

CHECKED BY



校核

DRAWING NO.

E-02

SHEET NO.

页码

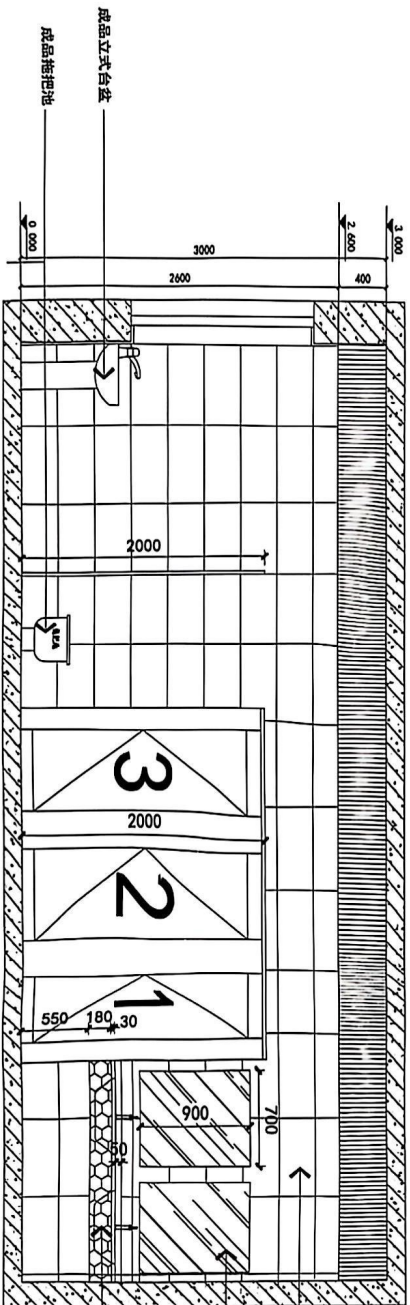
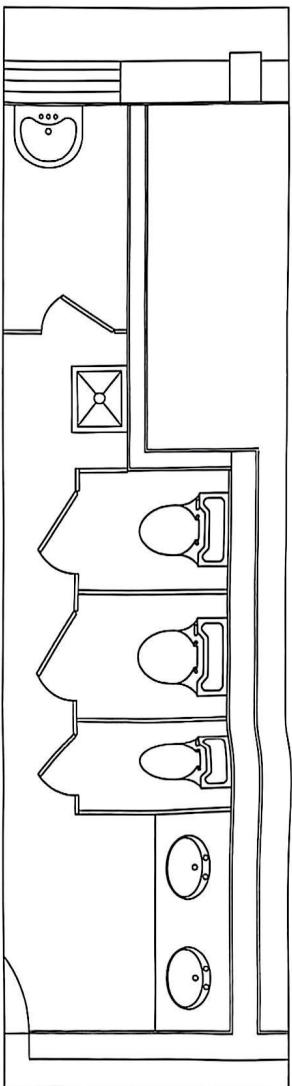


E-03A立面索引图 SCALE: 1/50

竣工图	
设计单位	上海建通建设工程有限公司
设计人	张华
审核人	张华
日期	2017.11
日期	2017.11

甲方定案 OWNER TO SIGN	注册设计师专用章 REGISTERED DESIGNER STAMP
出图专用章 STAMP FOR ISSUE	项目名称 JOB NO.
2017-06-V01	工程名称 PROJECT
上海韩国学校	图名 DRAWING TITLE
E-03A立面索引图	设计 DESIGNED BY
张华	绘图 DRAWN BY
比例 SCALE	日期 DATE
1:50	2017-11
校对 CHECKED BY	图号 DRAWING NO.
	E-03
页码 SHEET NO.	



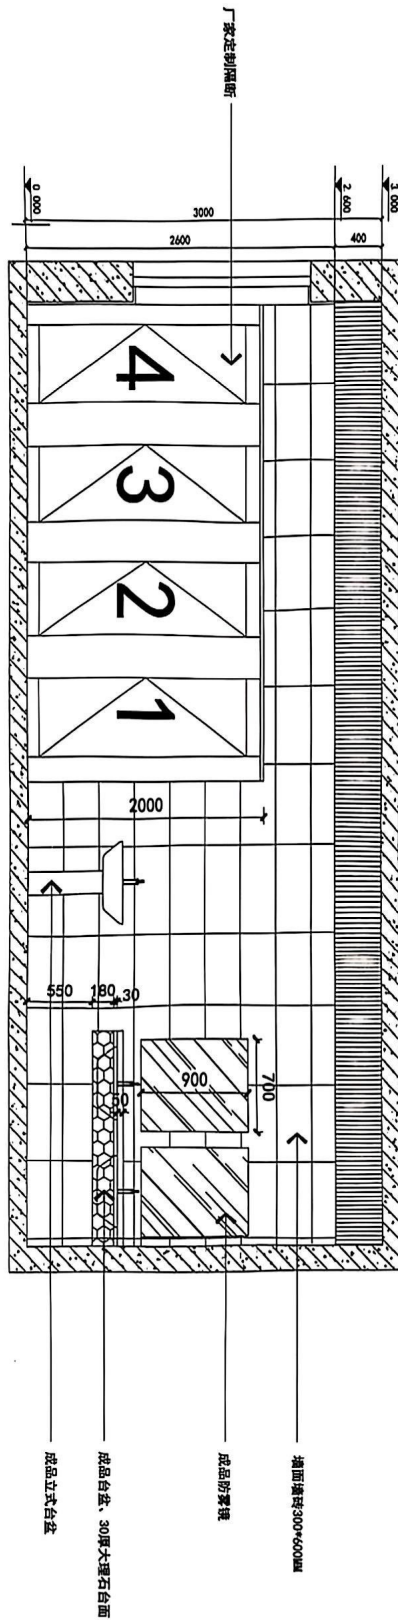
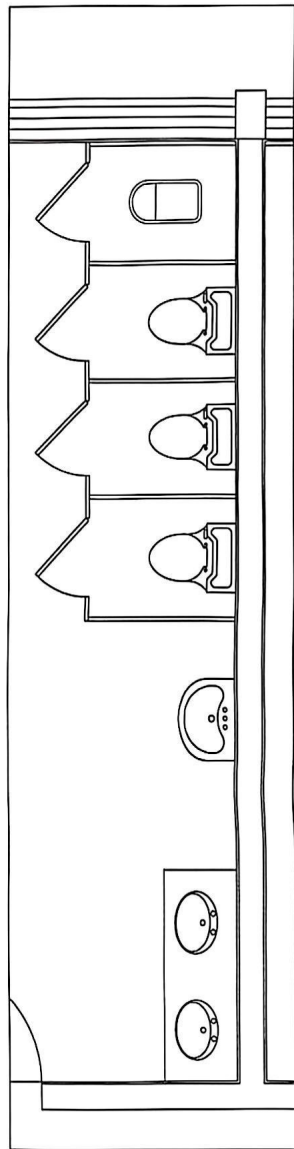


E-09A立面索引图 SCALE:1/50

竣工图	
设计单位	上海建通建设工程有限公司
设计人	刘伟
审核人	陈永
日期	2017.11
日期	
日期	

甲方盖章 OWNER TO SIGN	
注册设计师专用章 REGISTERED DESIGNER STAMP	
项目编号 JOB NO.	2017-06-V01
工程名称 PROJECT	上海韩国学校
图名 DRAWING TITLE	E-09A立面索引图
设计 DESIGNED BY	
绘图 DRAWN BY	
比例 SCALE	1:50
日期 DATE	2017-11
审核 CHECKED BY	
图号 DRAWING NO.	E-09
页码 SHEET NO.	



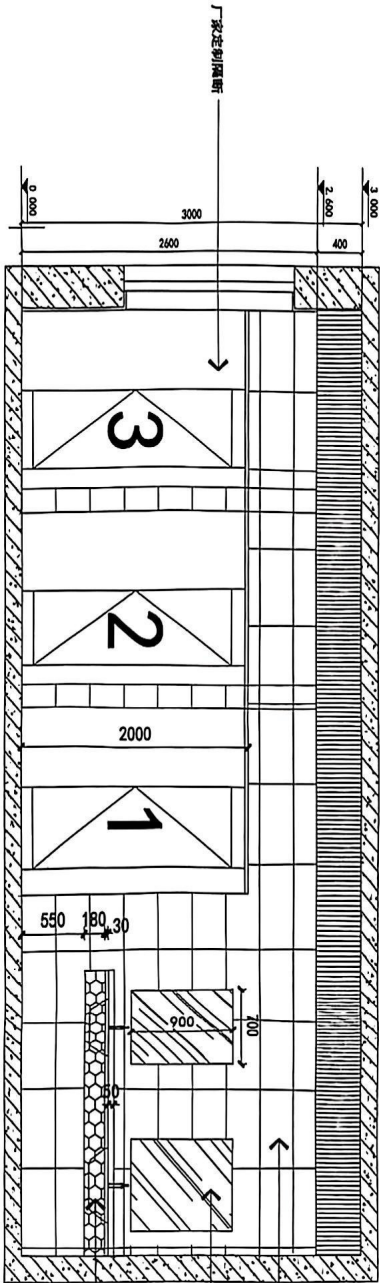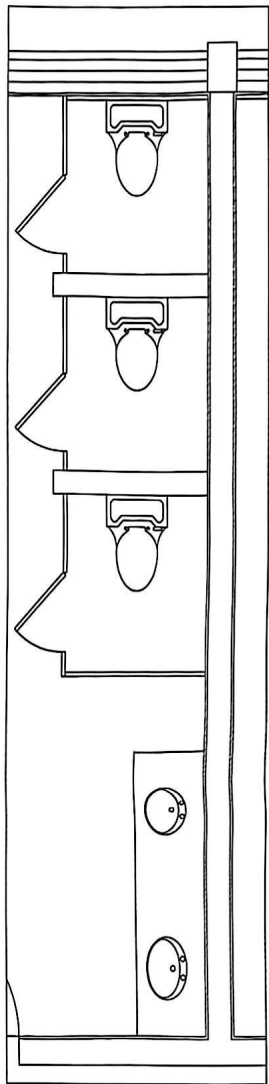

E-10A立面索引图 SCALE:1/50

竣工图			
施工单位	上海建通建设工程有限公司	审核人	刘玉娟
设计人	刘玉娟	日期	2017.1.1
技术负责人	陈保奇	日期	2017.1.1
监理单位		日期	
总 监		日期	

甲方定案 OWNER TO SIGN	
出图专用章 STAMP FOR ISSUE	
注册设计师专用章 REGISTERED DESIGNER STAMP	
项目编号 JOB NO.	2017-06-V01
工程名称 PROJECT	上海韩国学校
图名 DRAWING TITLE	E-10A立面索引图
设计 DESIGNED BY	
绘图 DRAWN BY	
比例 SCALE	1:50
日期 DATE	2017-11
校对 CHECKED BY	
图号 DRAWING NO.	E-10
页码 SHEET NO.	

